


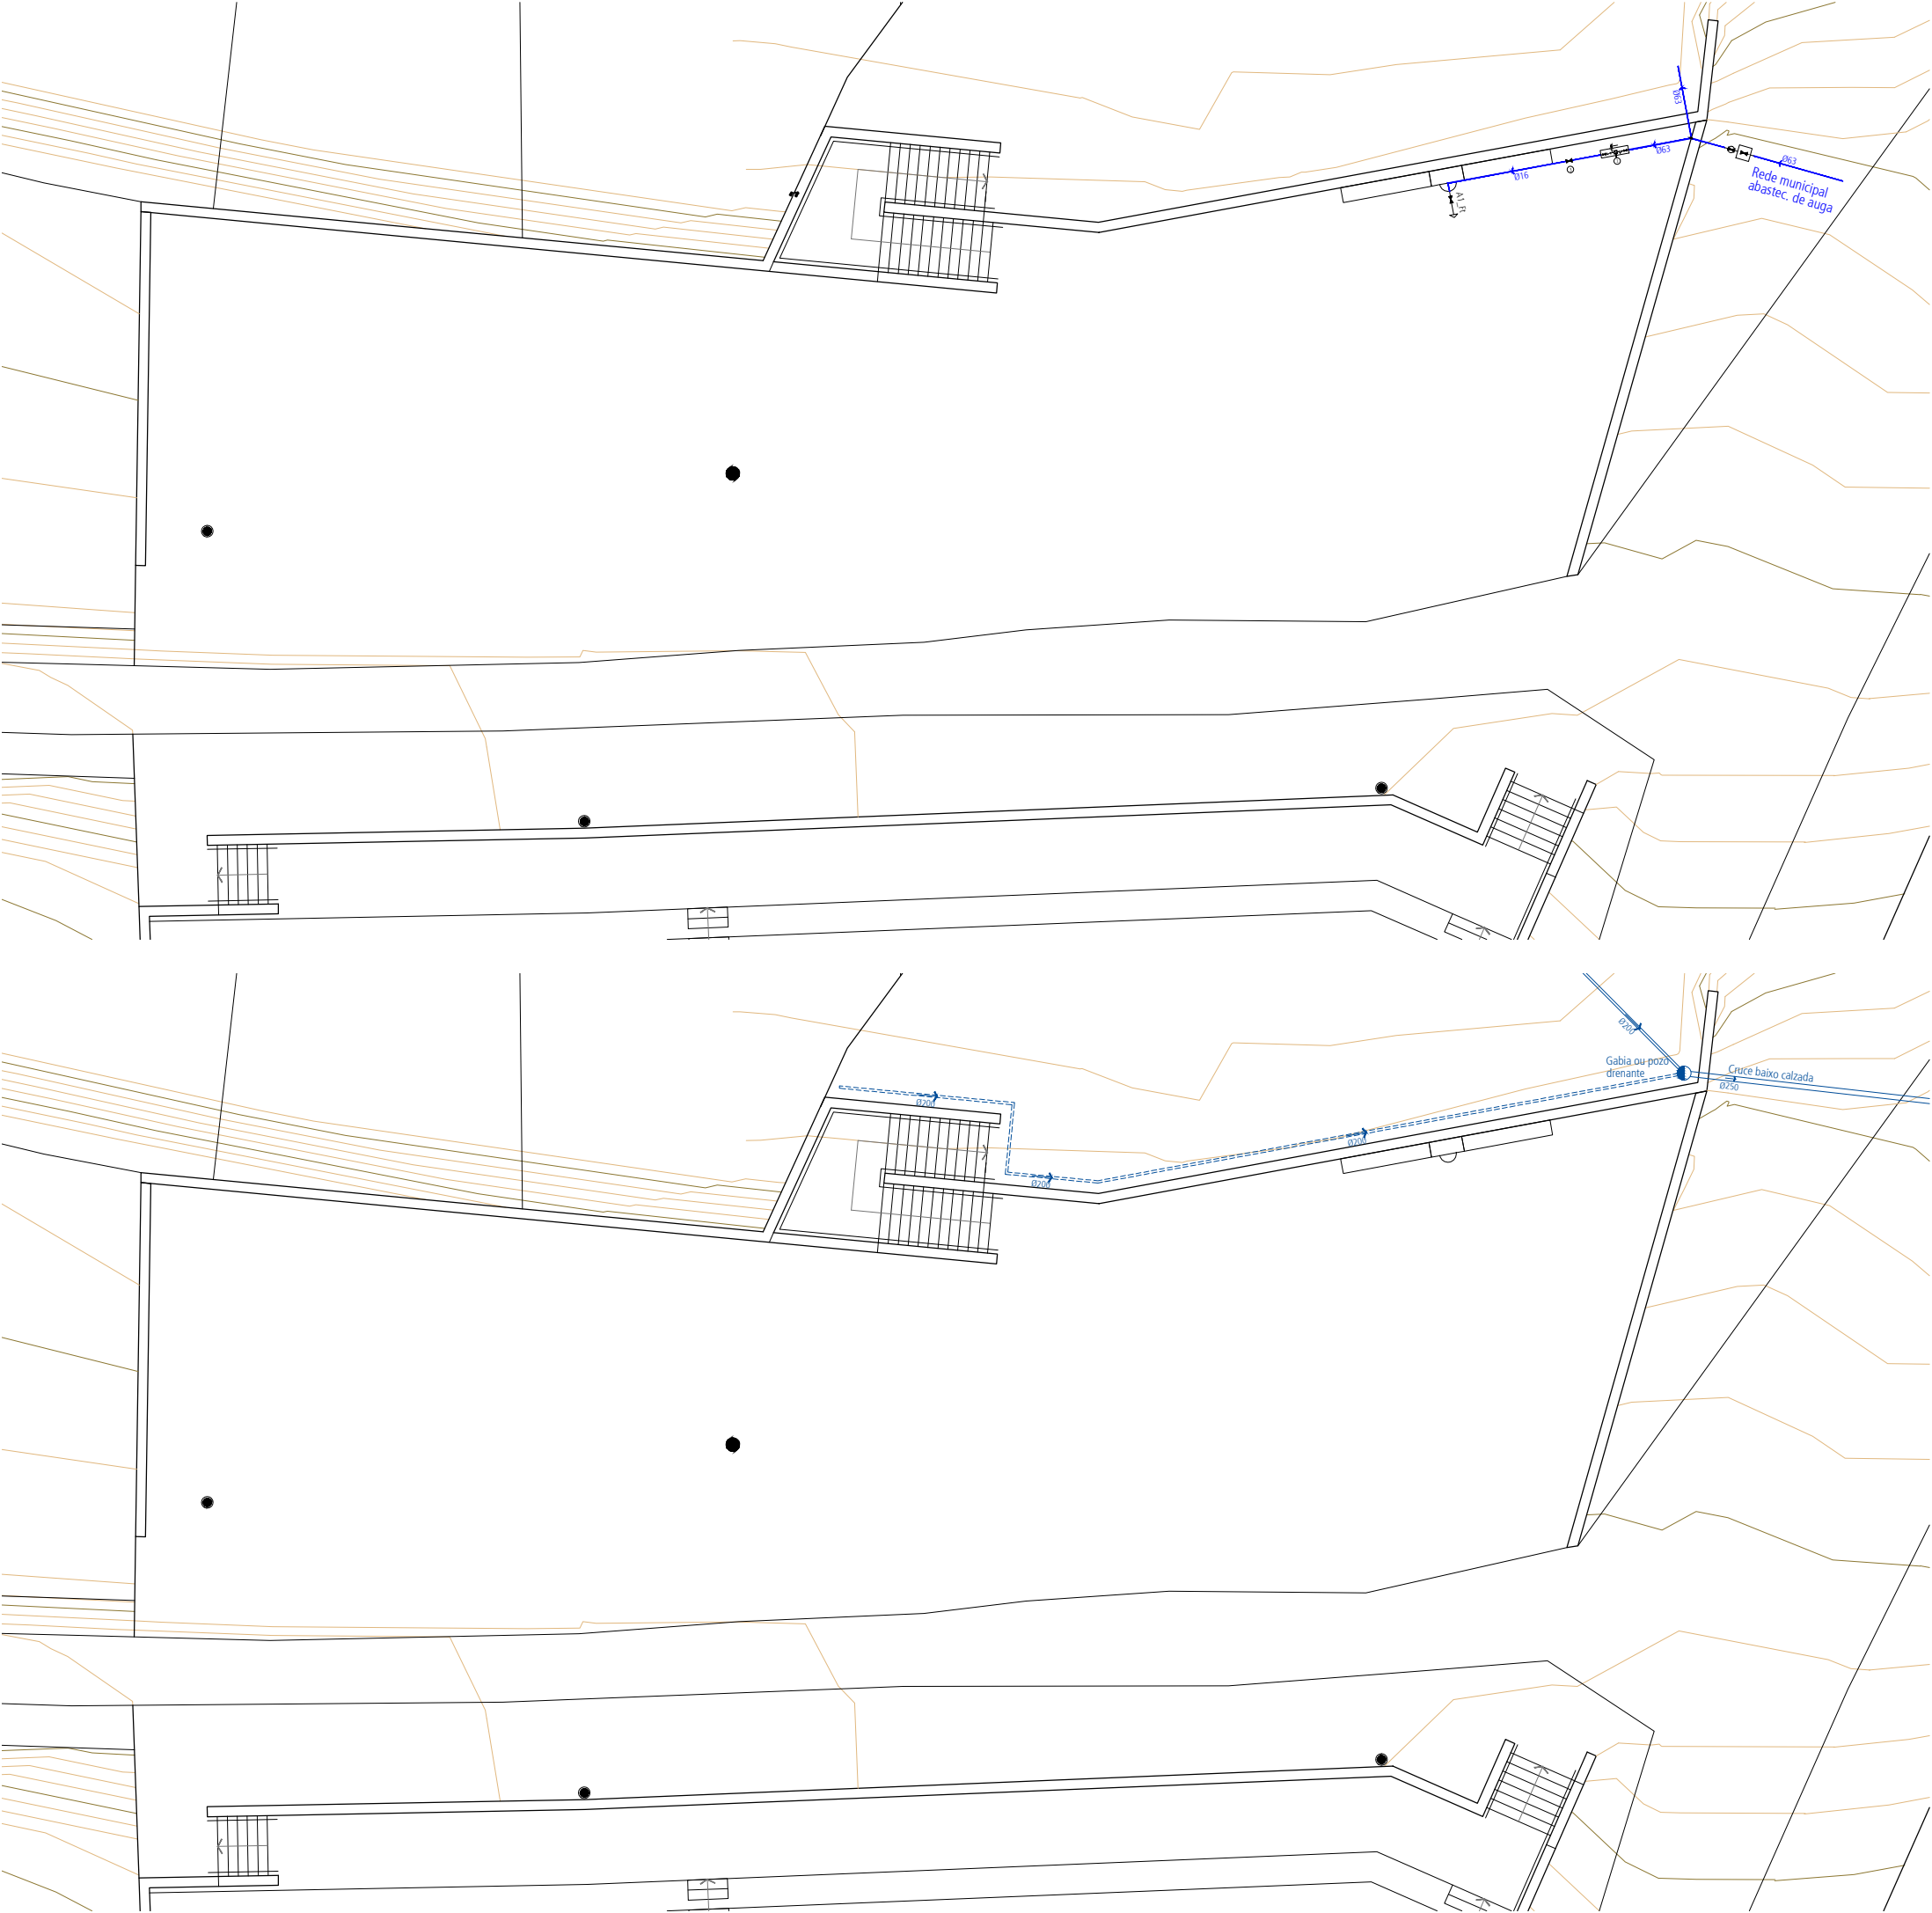

Táboa de símbolos de fontanería		
	Cano de auga fría	
	Toma e chave de acometida	
	Consumo de auga fría	
Caudais de subministro de auga fría		Diámetro de derivación
Lavabo (Lv)	0,10 dm³/s	16 mm
Billia (Bx)	0,20 dm³/s	20 mm
Inodoro con cisterna (Sd)	0,10 dm³/s	16 mm
Táboa de símbolos de saneamento		
	Canalización de pluviais	
	Canalización filtrante de pluviais	
	Gabiá ou pozo filtrante	
	Sumidoiro	
Intensidade pluviométrica		125 mm/h
Isohieta		40

Proxecto básico e de execución de acondicionamento dunha zona de descanso de peregrinos, parque público e parque infantil en Angrois

Situación
Rúa do Limpadoiro, Angrois
15702 Santiago de Compostela, A Coruña

Promotor
Arquitecto
Concello de Santiago de Compostela
Pablo de la Rubia Almuíña
COAG 3824
Palmás 218, Domaio
36957, Moaña
Móbo: 619 919 236
delarubia@coag.es

Plano
INSTALACIÓNS
Plano de abastecemento de auga, plano de saneamento

Ref.
1411_ Prx 11
Data
mayo 14

Escala
1/200
P 53 INS 01
0 1 2 5 7.5 10 15 m

Tódalas cotas e detalles deben ser verificados con responsabilidade durante a obra.
Calquera discrepancia co proxecto deberá ser comunicada á dirección facultativa
Obra baixo unha licenza recolecemento-non comercial-compartir baixo a mesma licenza. 3.0 España de C. Commons
Para ver unha copia desta licenza, visite <http://creativecommons.org/licenses/by-nc-sa/3.0/es/deed.gl>

