

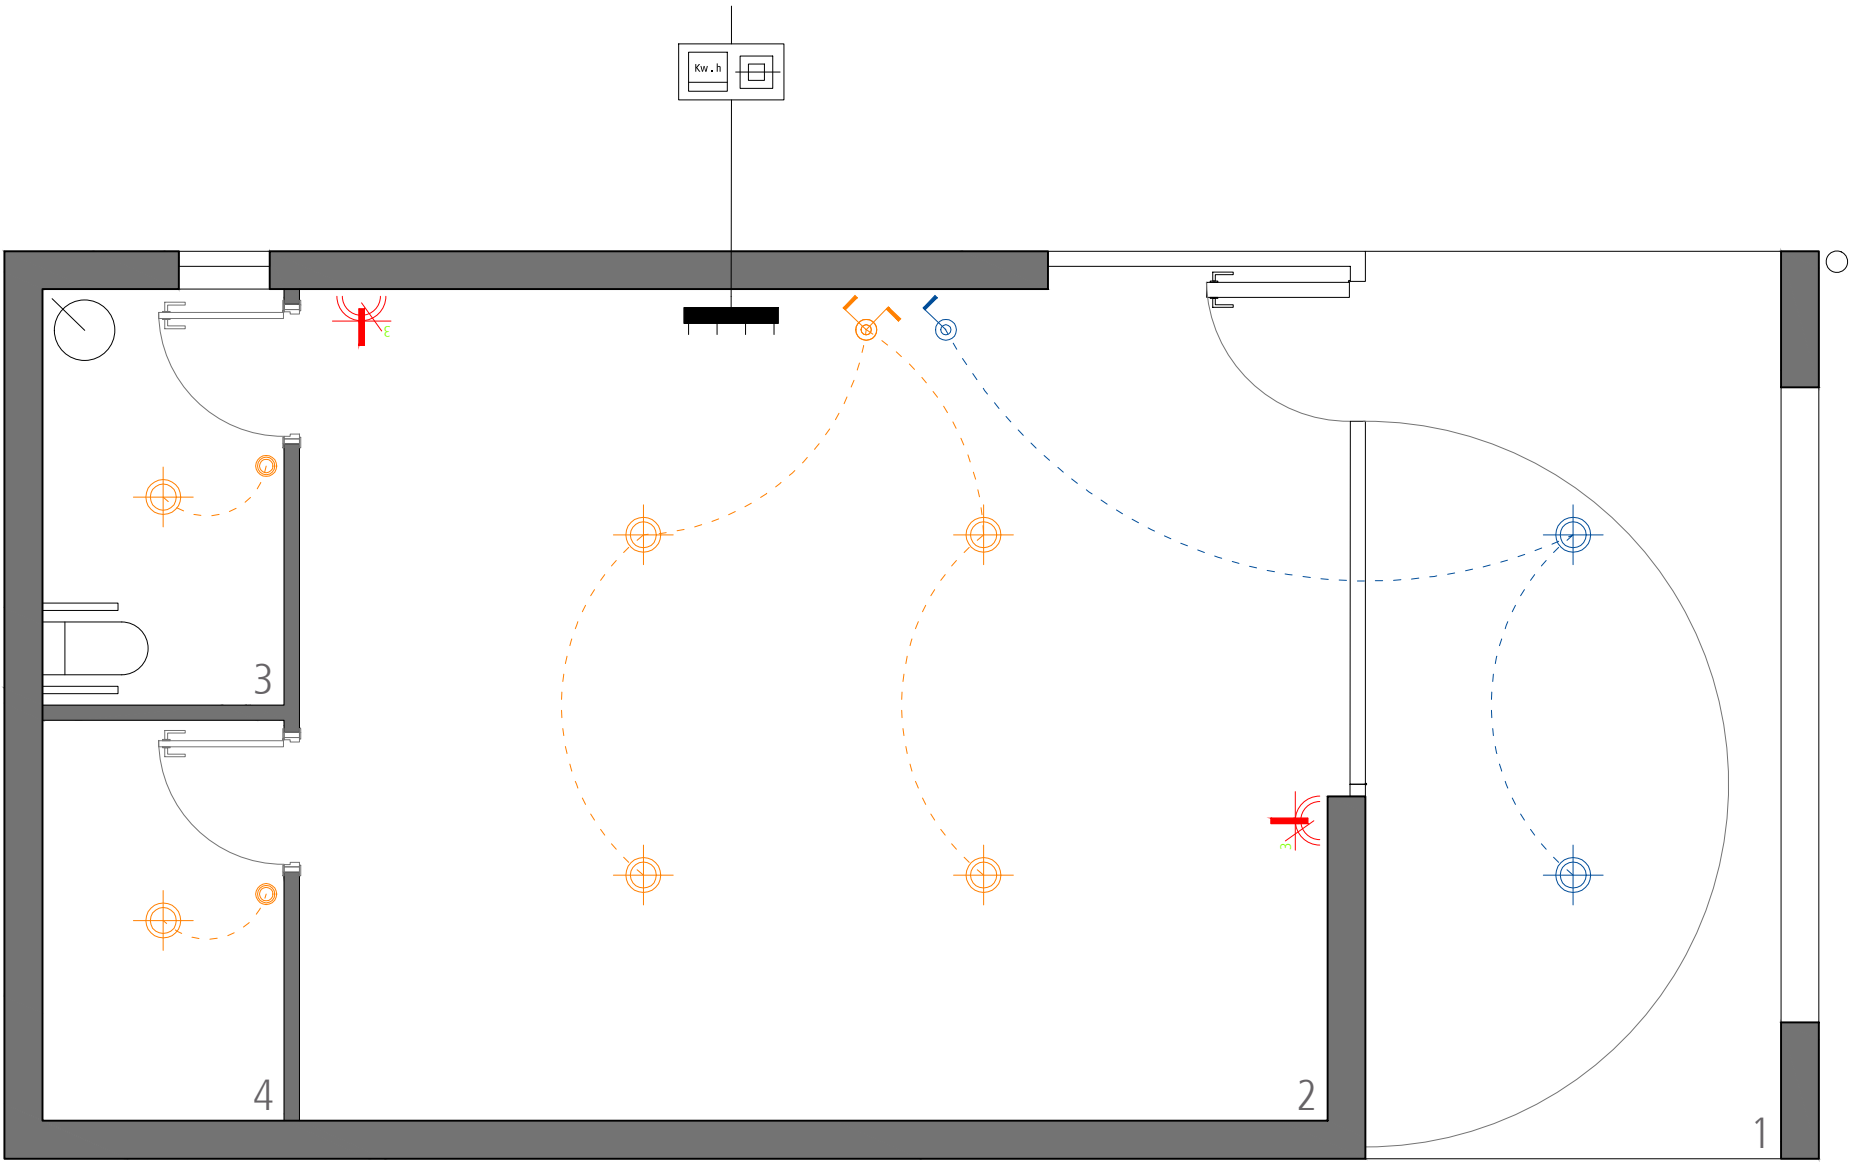


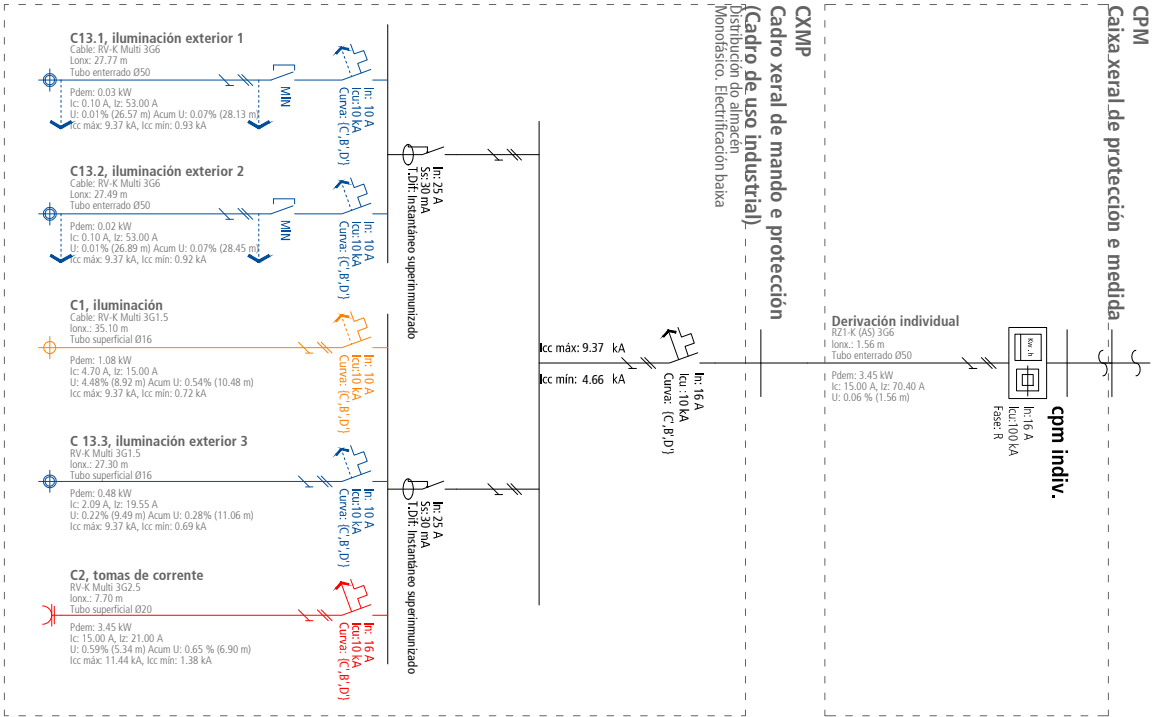

## Táboa de símbolos de electricidade e iluminación

|  |                                                     |
|--|-----------------------------------------------------|
|  | Caixa xeral de protección e medida (CPM)            |
|  | Caixa xeral de mando e protección individual (CXMP) |
|  | Liña interior                                       |
|  | Punto de luz exterior no teito estanco              |
|  | Pulsador estanco                                    |
|  | Interruptor estanco                                 |
|  | Interruptor dobre estanco                           |
|  | Toma de uso xeral triple, estanca                   |

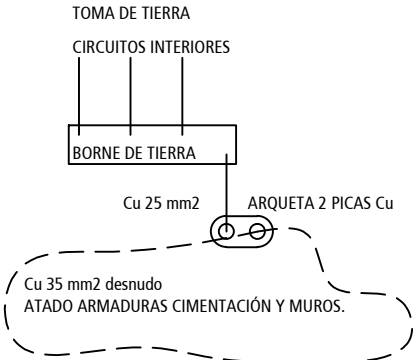

## Proxecto básico e de execución de construción dun almacén para a asociación de veciños de Angrois

Situación  
Rúa do Limpadoiro, Angrois  
15702 Santiago de Compostela, A Coruña

Promotor  
Arquitecto  
Concello de Santiago de Compostela  
Pablo de la Rubia Almuíña  
COAG 3824  
Móbs: 619 919 236  
delarubia@coag.es

Plano  
INSTALACIÓN  
Electricidade e iluminación  
Planta, esquema unifilar

Ref.  
1411\_Prx 11  
Data  
mayo 14

Escala  
1/50  
V 55 INS 03

Tódalas cotas e detalles deben ser verificados con responsabilidade durante a obra.  
Calquera discrepancia co proxecto deberá ser comunicada á dirección facultativa  
Obra baixo unha licenza recolecemento-non comercial-compartir baixo a mesma licenza. 3.0 España de C. Commons  
Para ver unha copia desta licenza, visite <http://creativecommons.org/licenses/by-nc-sa/3.0/es/deed.gl>