




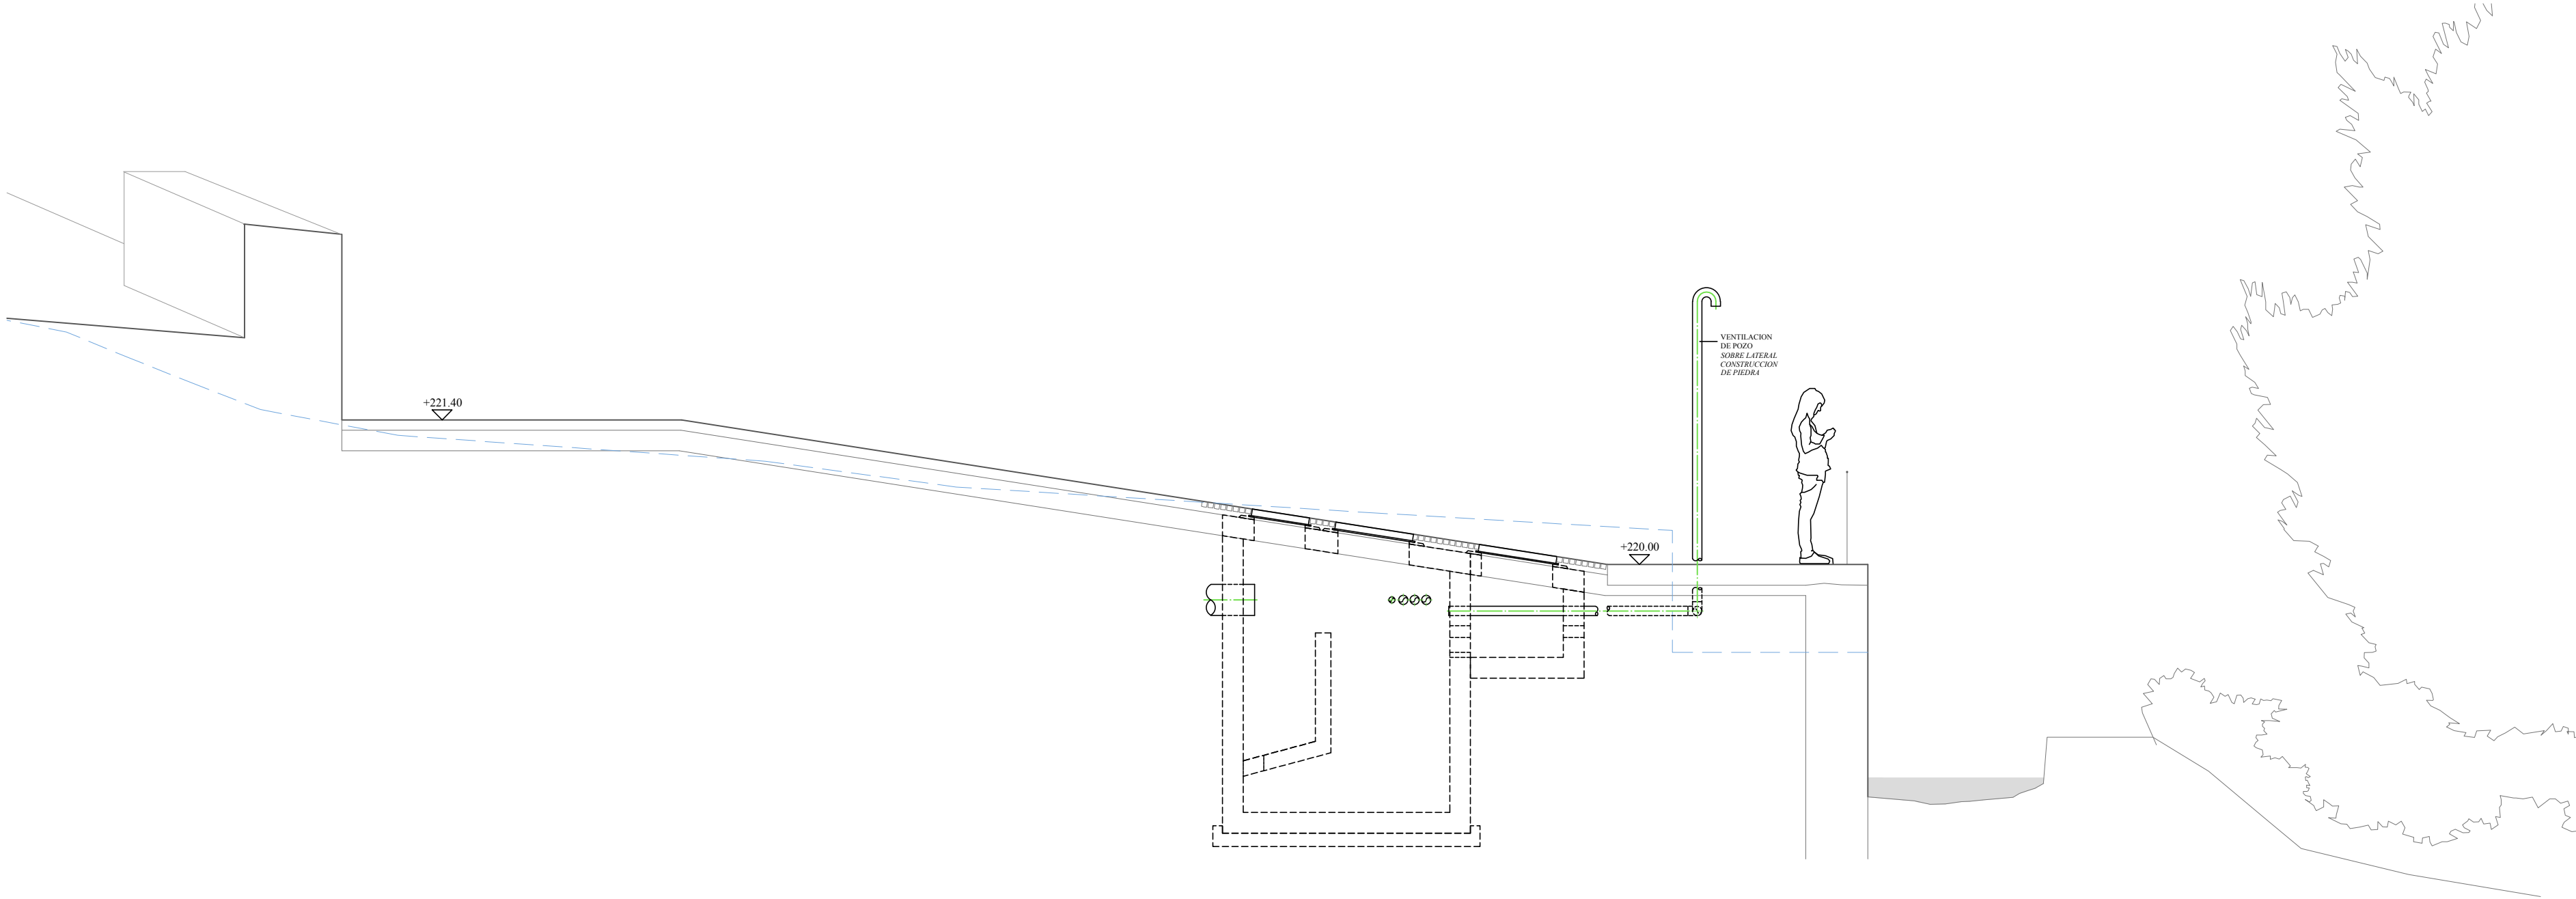


SECCIÓN 24 con obra civil cámara de bombeo 1:100

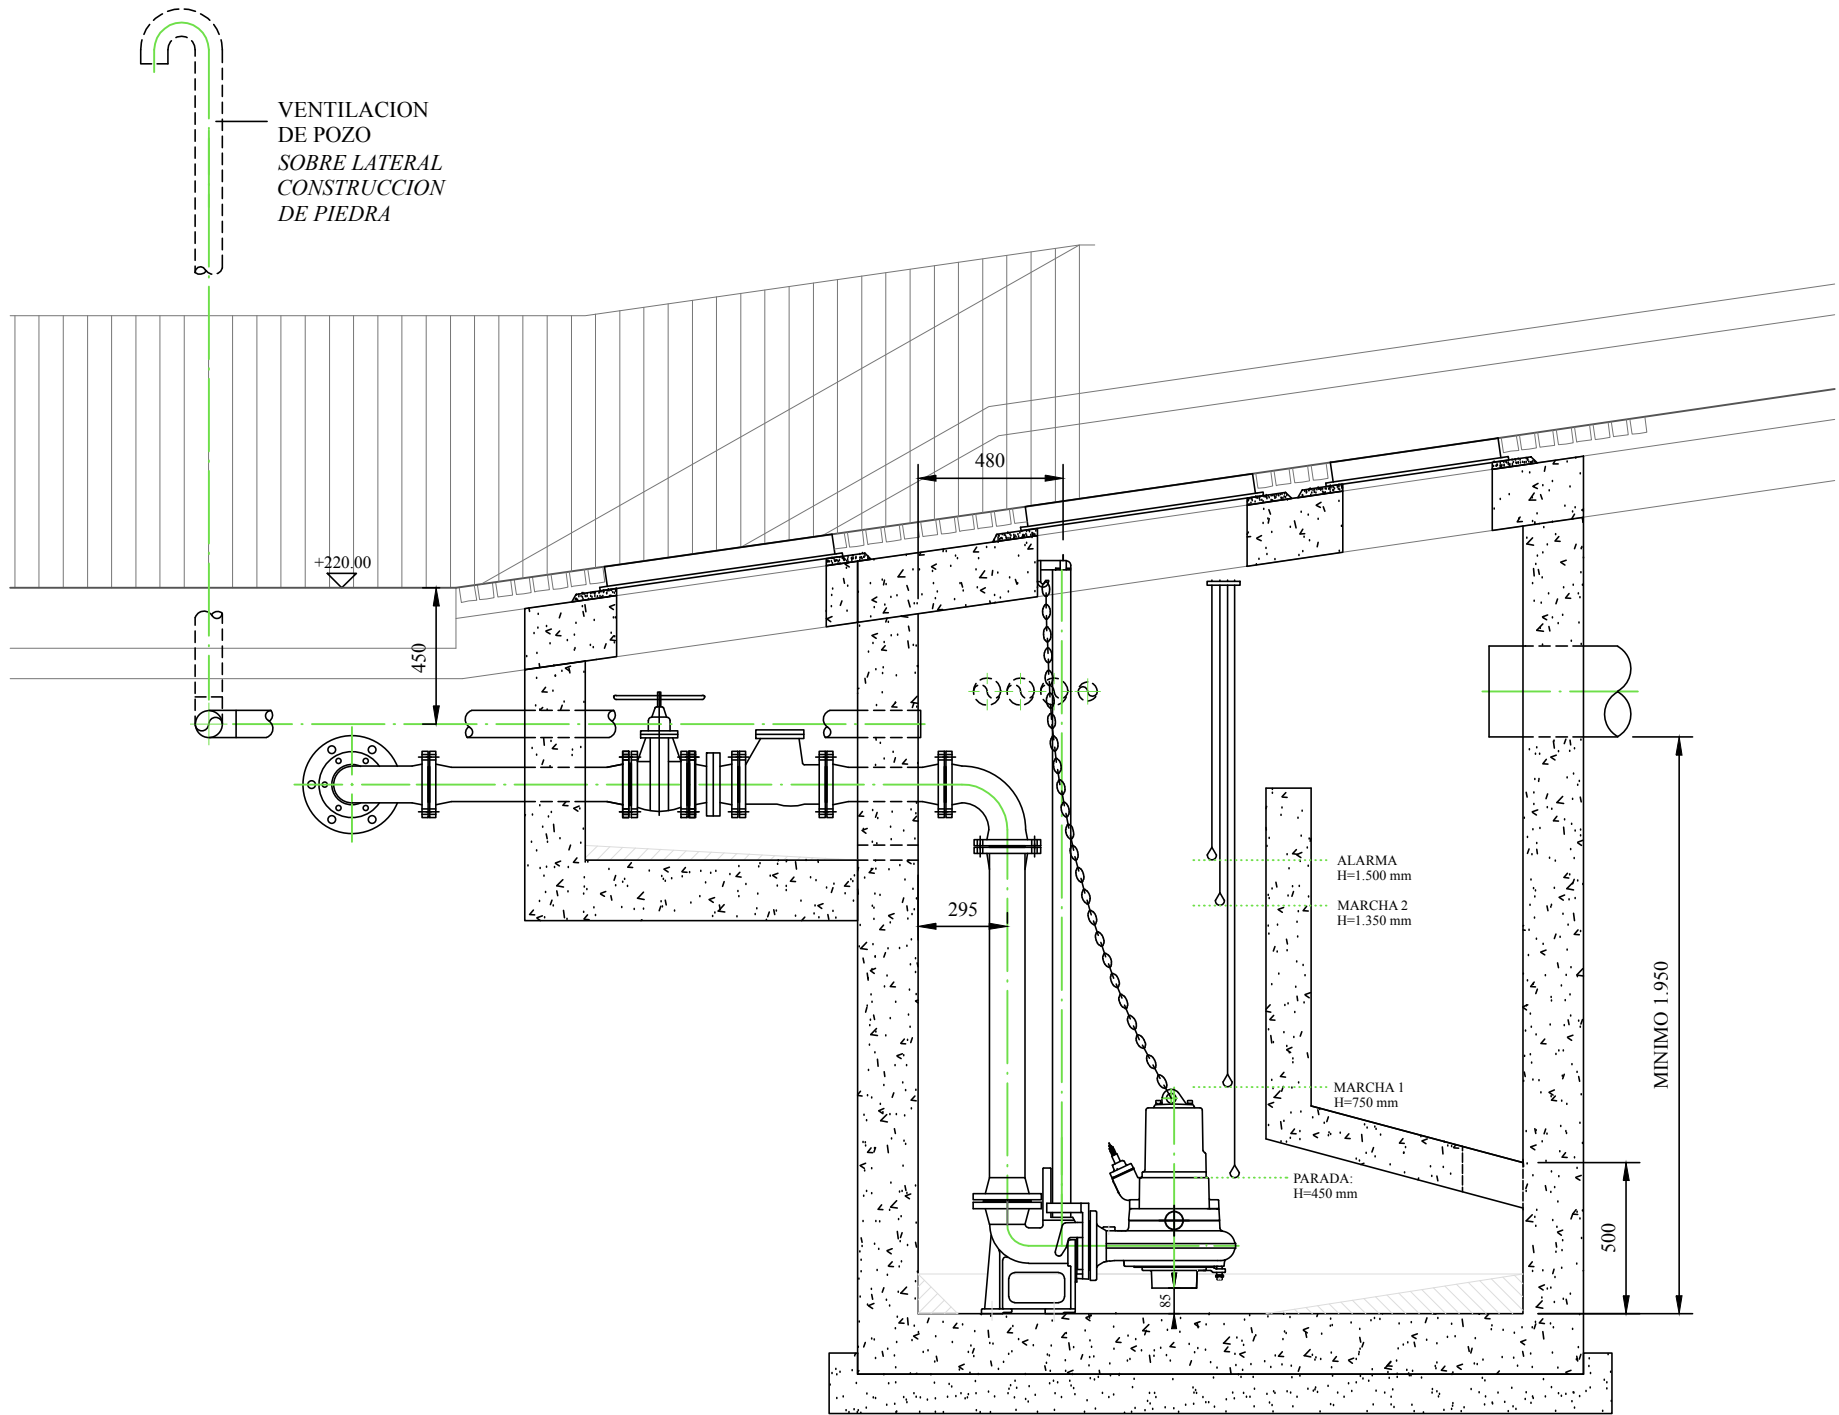


DETALLE cámara de bombeo, SECCIÓN EQUIPAMIENTO 1:50

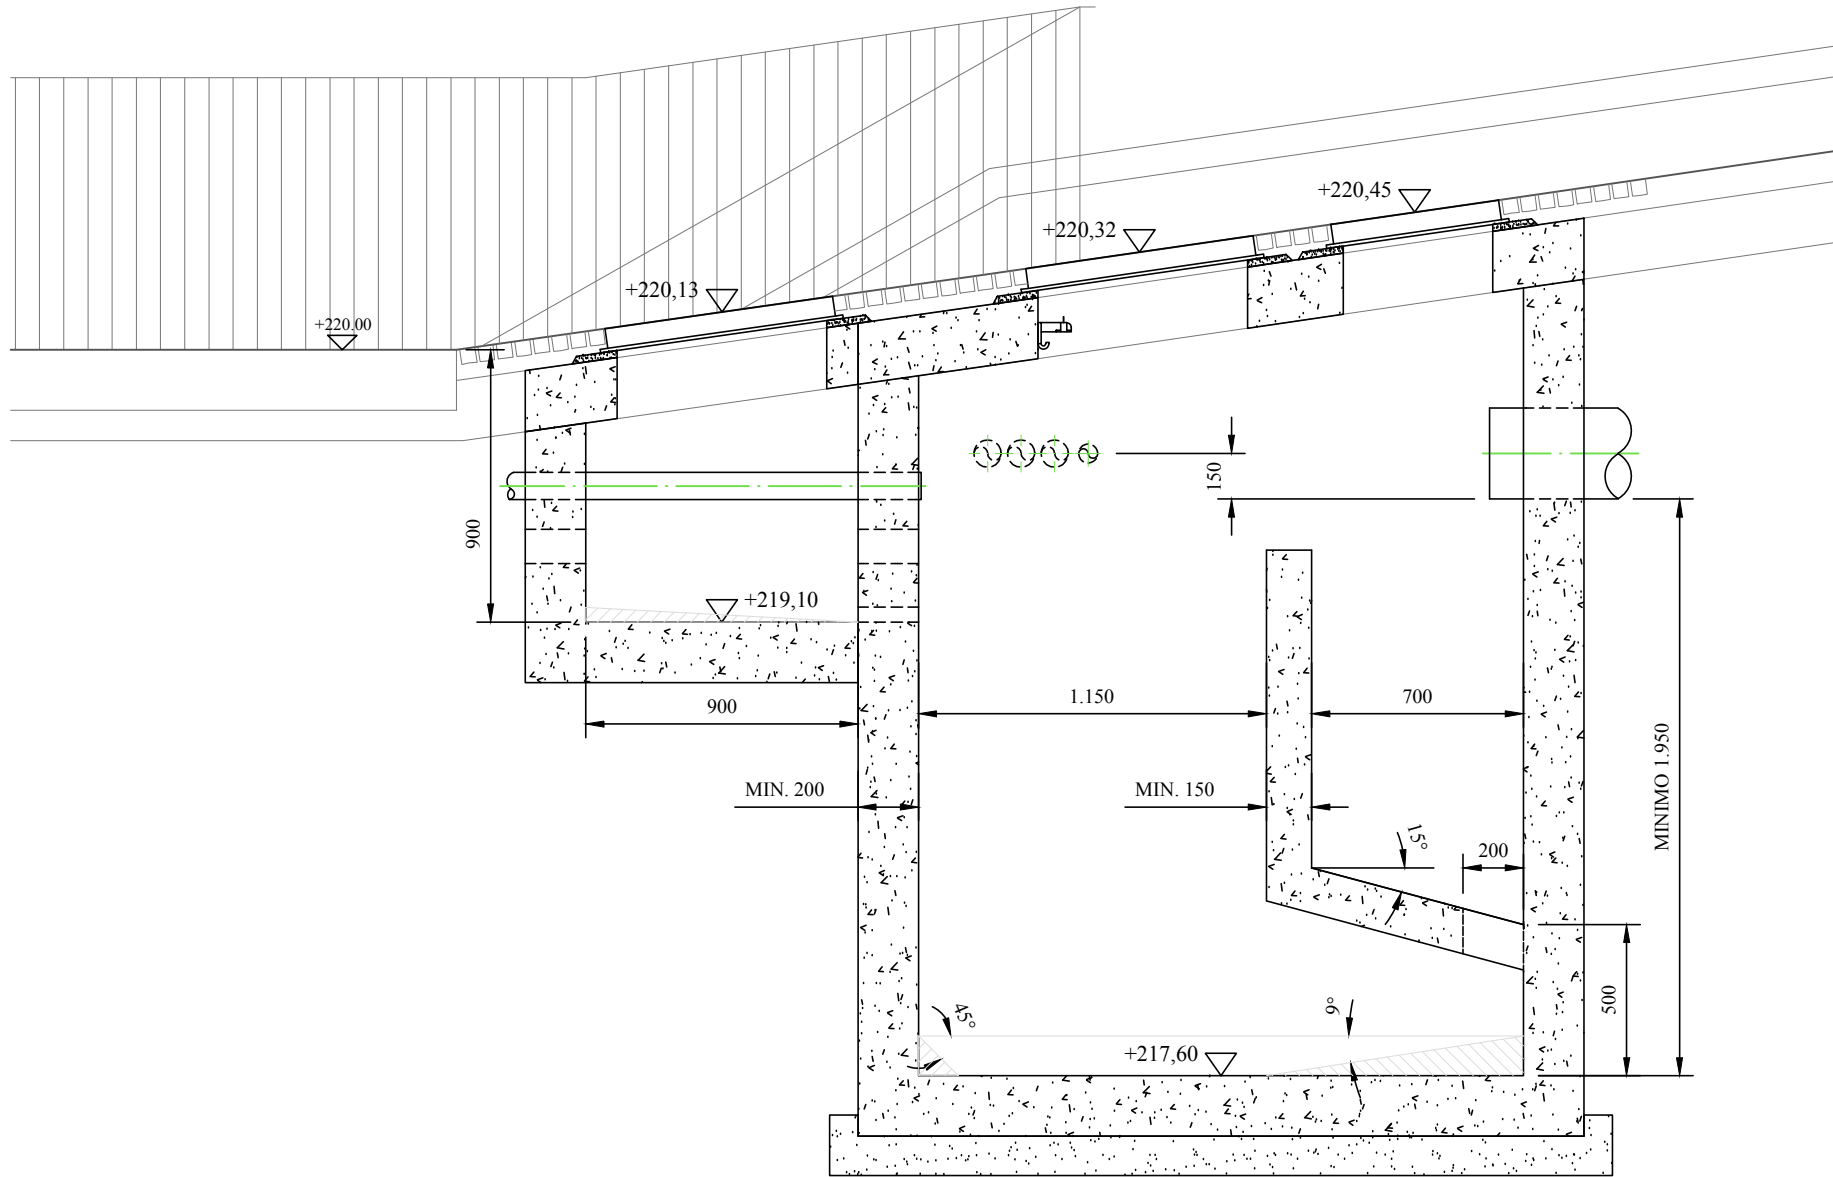

DETALLE cámara de bombeo, SECCIÓN CONSTRUCTIVA 1:50


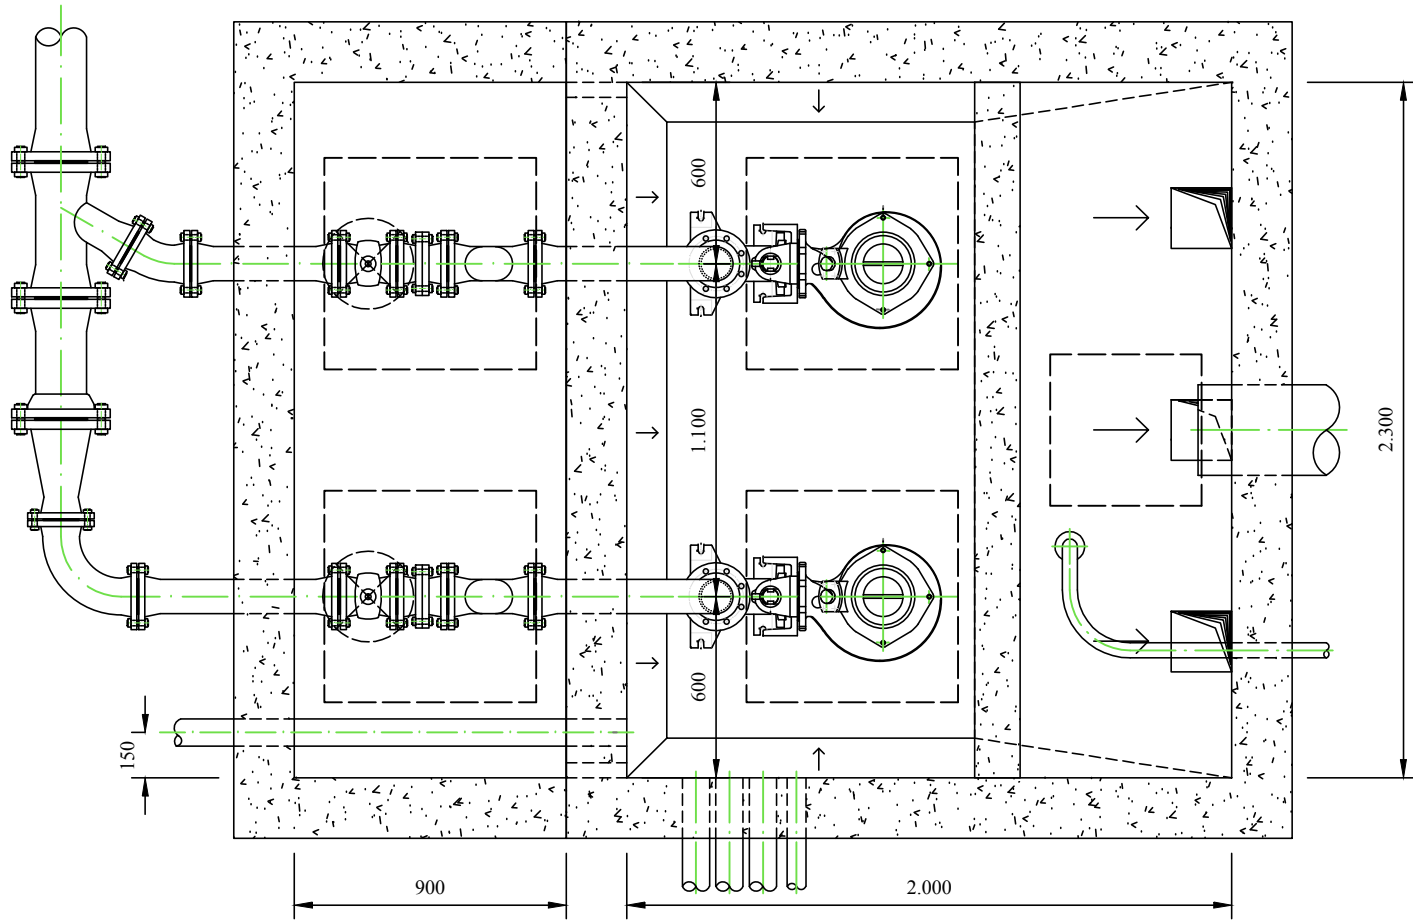


DETALLE cámara de bombeo, PLANTA EQUIPAMIENTO 1:50

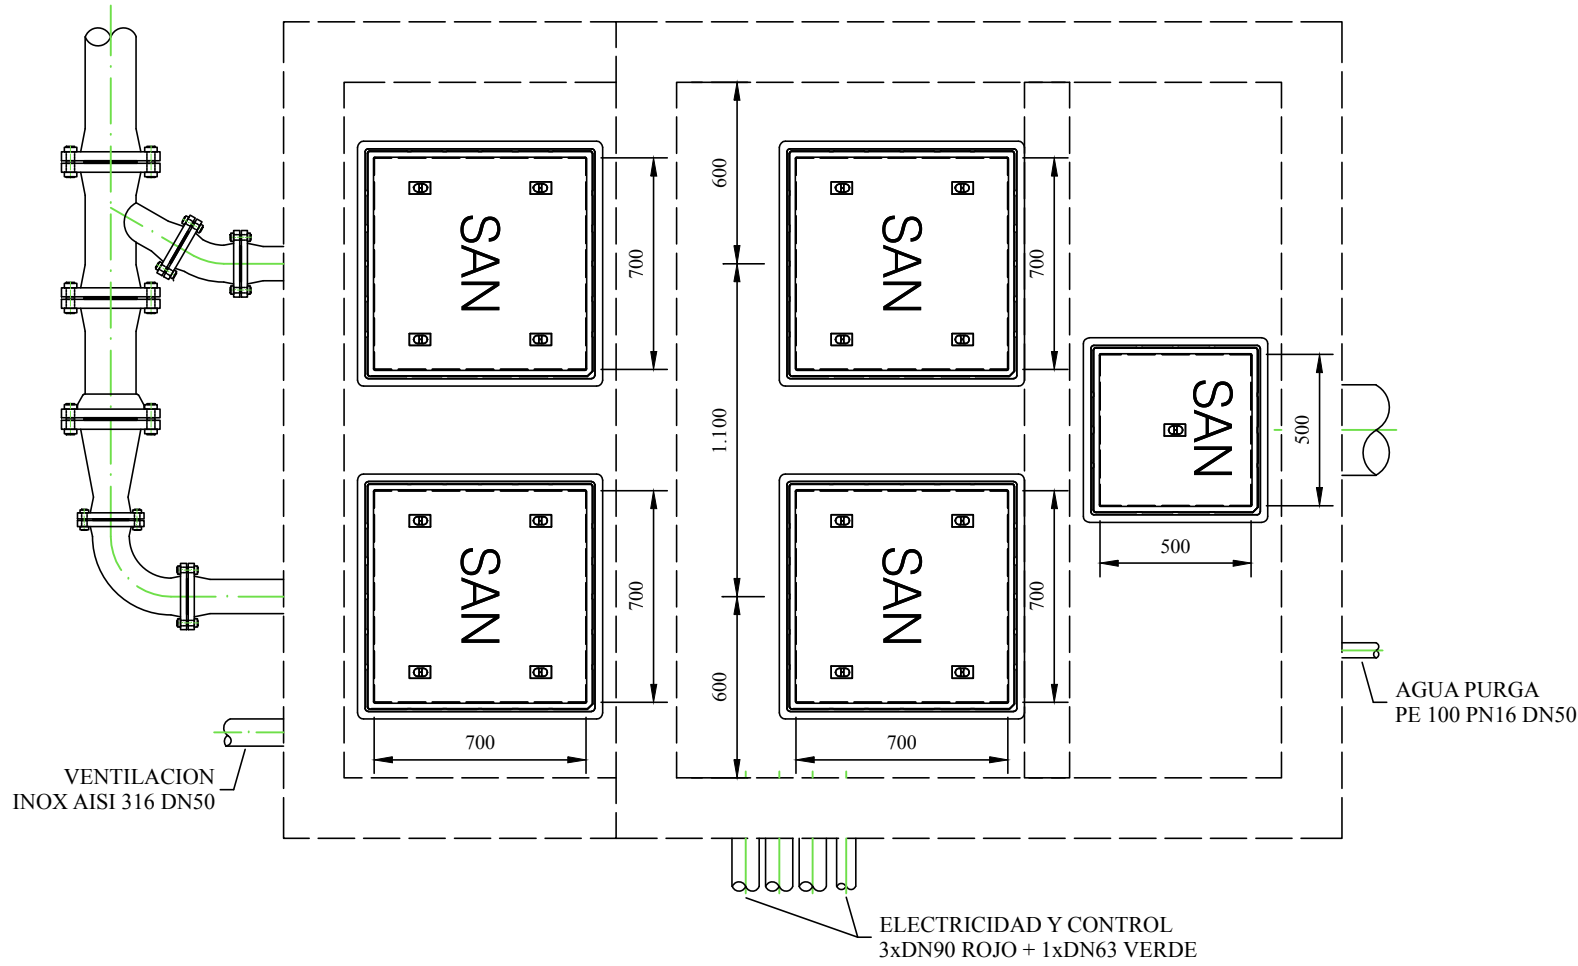

DETALLE cámara de bombeo, PLANTA CONSTRUCTIVA 1:50

LEYENDA ESQUEMAS UNIFILARES

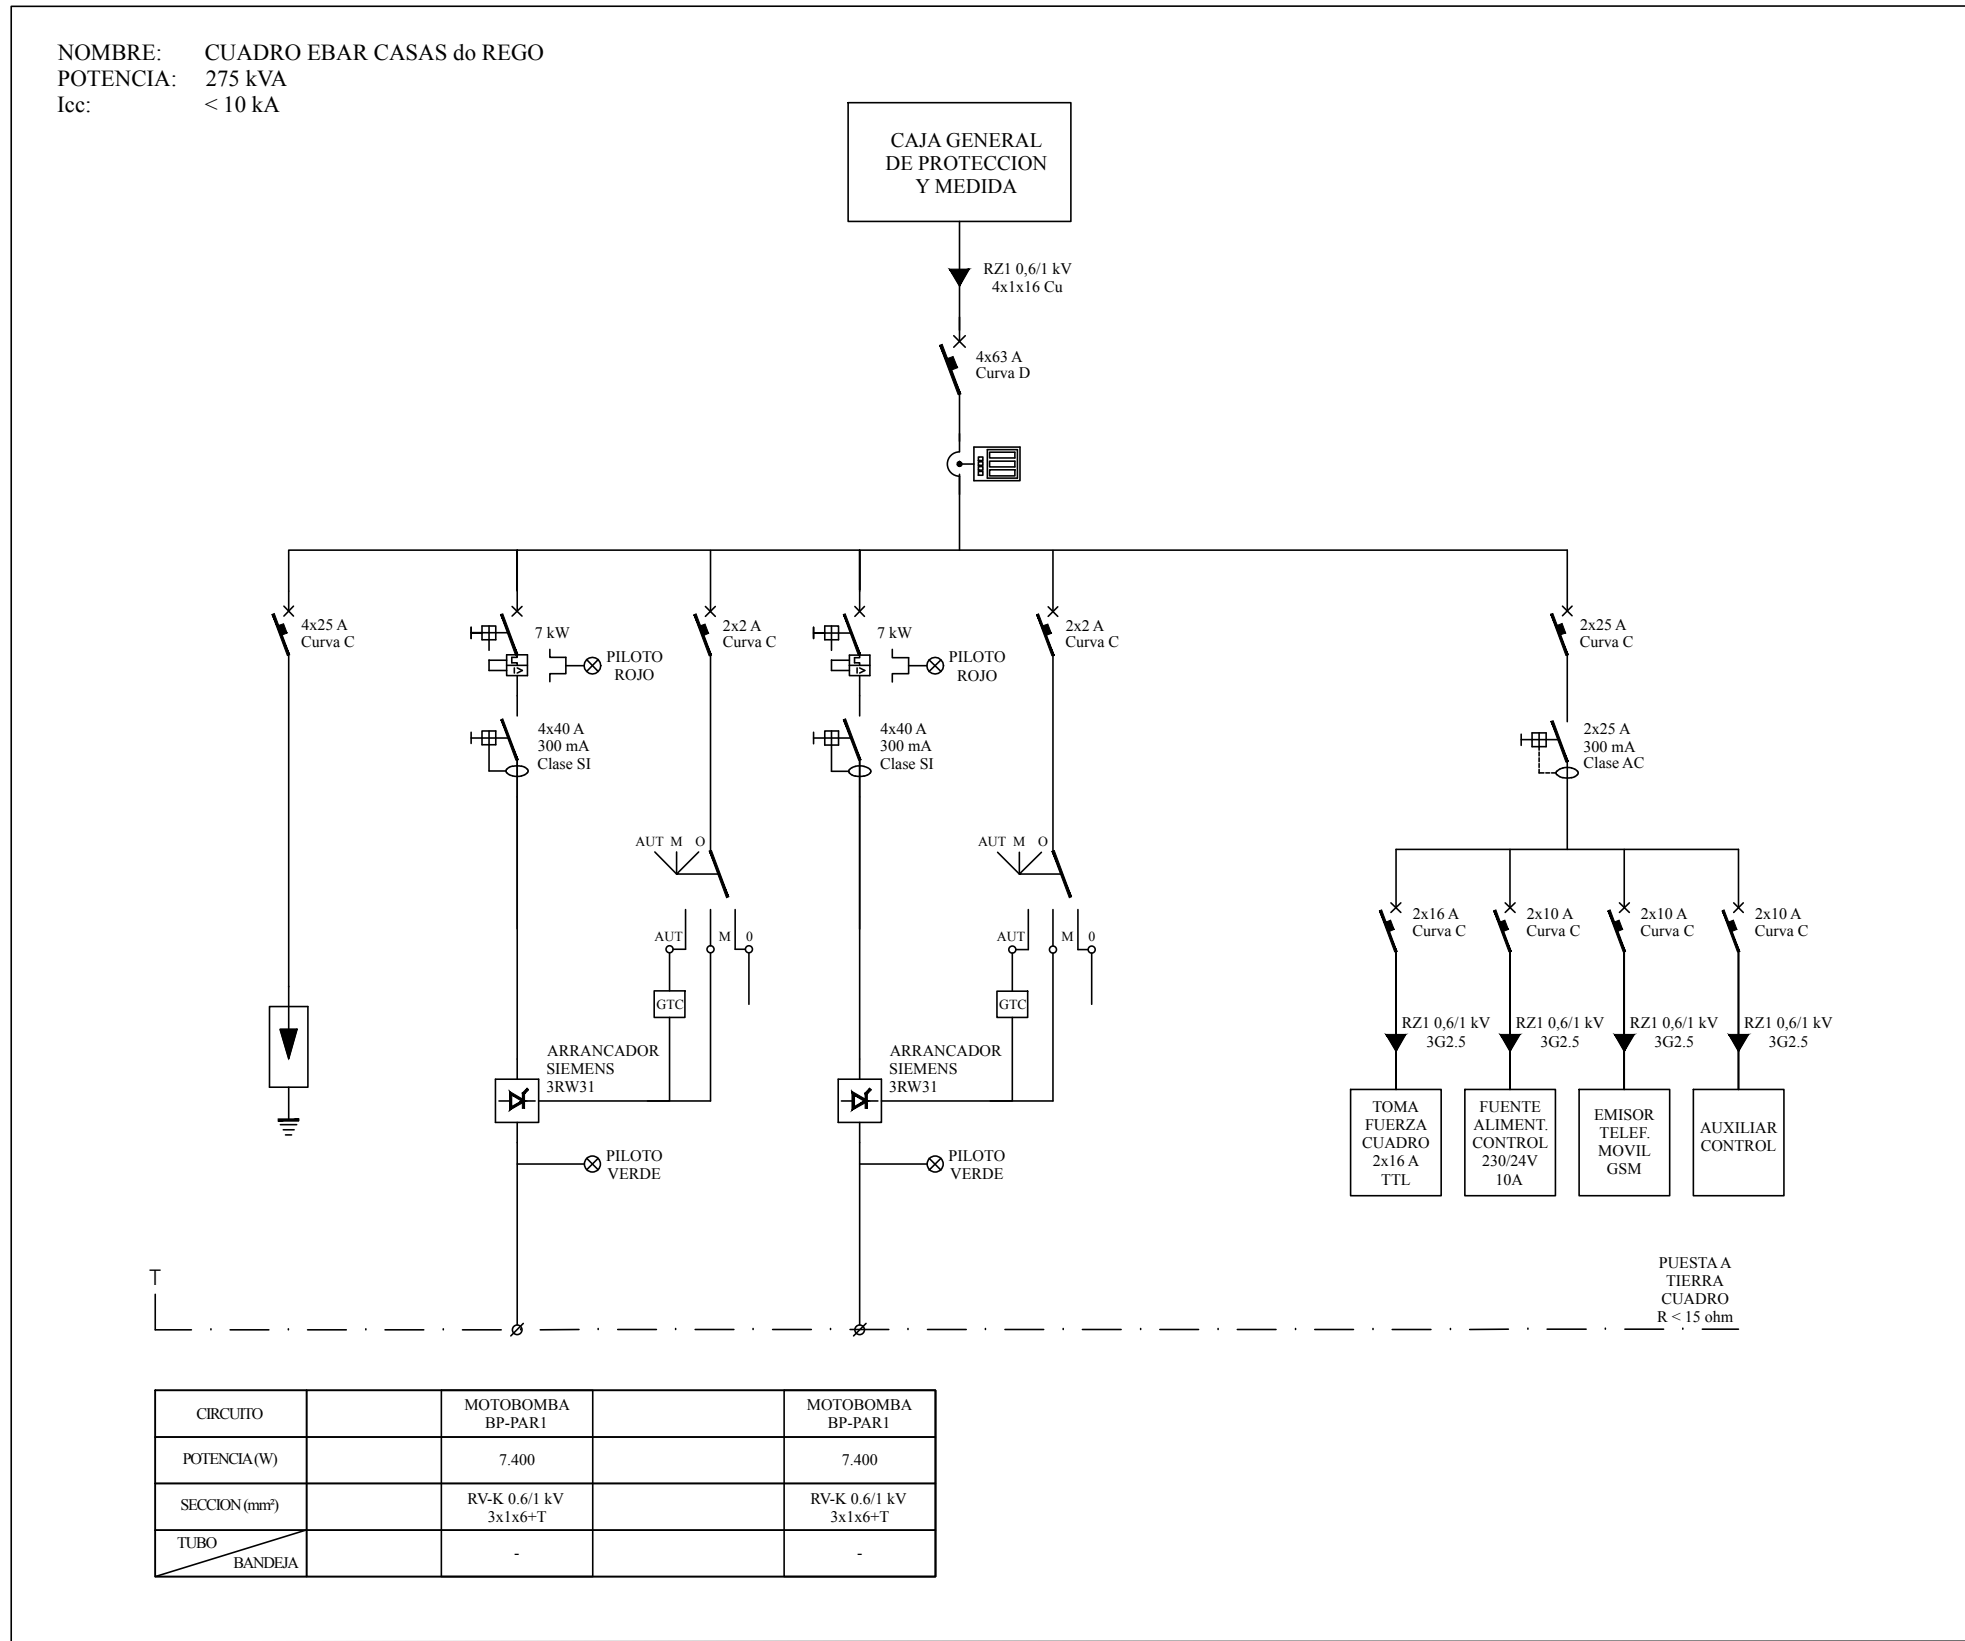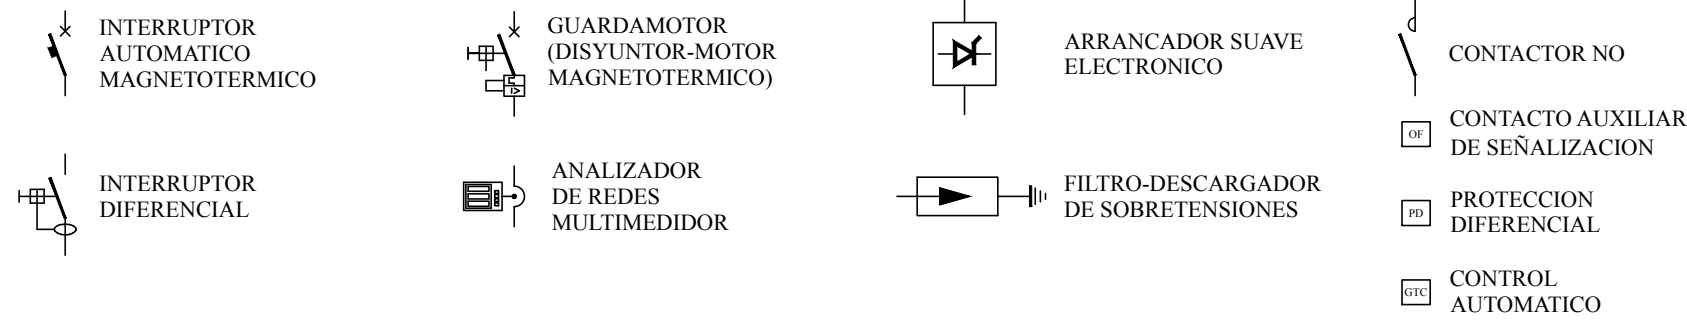

ESQUEMA UNIFILAR ELÉCTRICO SISTEMA DE BOMBEO

COD.	MODELO BOMBA	PUNTO TRABAJO	OBSERVACIONES
BP-PAR1	FLYGT NP 3127 SH 3-249 50Hz	7,7 l/s (27,7 m³/h) 21,3 m.c.d.a.	BOMBA SUMERGIBLE (BOMBA 1, RESERVA, ALTERNADA)
BP-PAR2	FLYGT NP 3127 SH 3-249 50Hz	7,7 l/s (27,7 m³/h) 21,3 m.c.d.a.	BOMBA SUMERGIBLE (BOMBA 2, RESERVA, ALTERNADA)
		9,4 l/s (33,8 m³/h) 24,0 m.c.d.a.	PUNTO DE TRABAJO, FUNCIONAMIENTO EN PARALELO EMERGENCIA

NOTA:
- LA OBRA CIVIL SERA REVISADA SEGUN CARGAS DE TERRENO.

CASAS DO REGO

Proyecto de Urbanización del Poligono 39, Santiago de Compostela

PLANO PROPUESTA

DETALLES DE PROYECTO - INSTALACIONES

DETALLES I

E S T A R

Travesía Escalator Astorey 15 v14

15704 Santiago de Compostela

+34 981 566 389

info@enar.archi

www.enar.archi

dibujado por: JML

revisión:

formato: A1 (A3)

Aurora Armental Ruiz

plano No: PR-SU-08

fecha: 17.10.2016

escala: 1:50 (1:100)

Arquitecto COAG 3317

Este plano es únicamente informativo. No tomar medidas directamente de este plano.

Todas las dimensiones se tienen que comprobar en obra.

Este plano se tiene que leer junto al resto de la información gráfica y la memoria del proyecto.

0

5m

10m

15m